


# PŮDORYS 1. NP-KANALIZACE

M 1:50

## LEGENDA:

- U UMYVADLO
- WC ZÁCHODOVÁ MÍSA
- P PISOÁR
- V VÝLEVKA
- K ZÁVĚSNÝ PLYNOVÝ KONDENZAČNÍ KOTEL SE ZÁSOBNÍKEM 48 lt
- Čcirk: CÍRKLAČNÍ ČERPADLO Q=0,5m3/h; H=1,5m.v.sl. vč. SPÍNACÍCH HODIN

- NOVÝ ROZVOD KANALIZACE PVC HT (KG)
- K1-K8 ODPADNÍ POTRUBÍ KANALIZACE

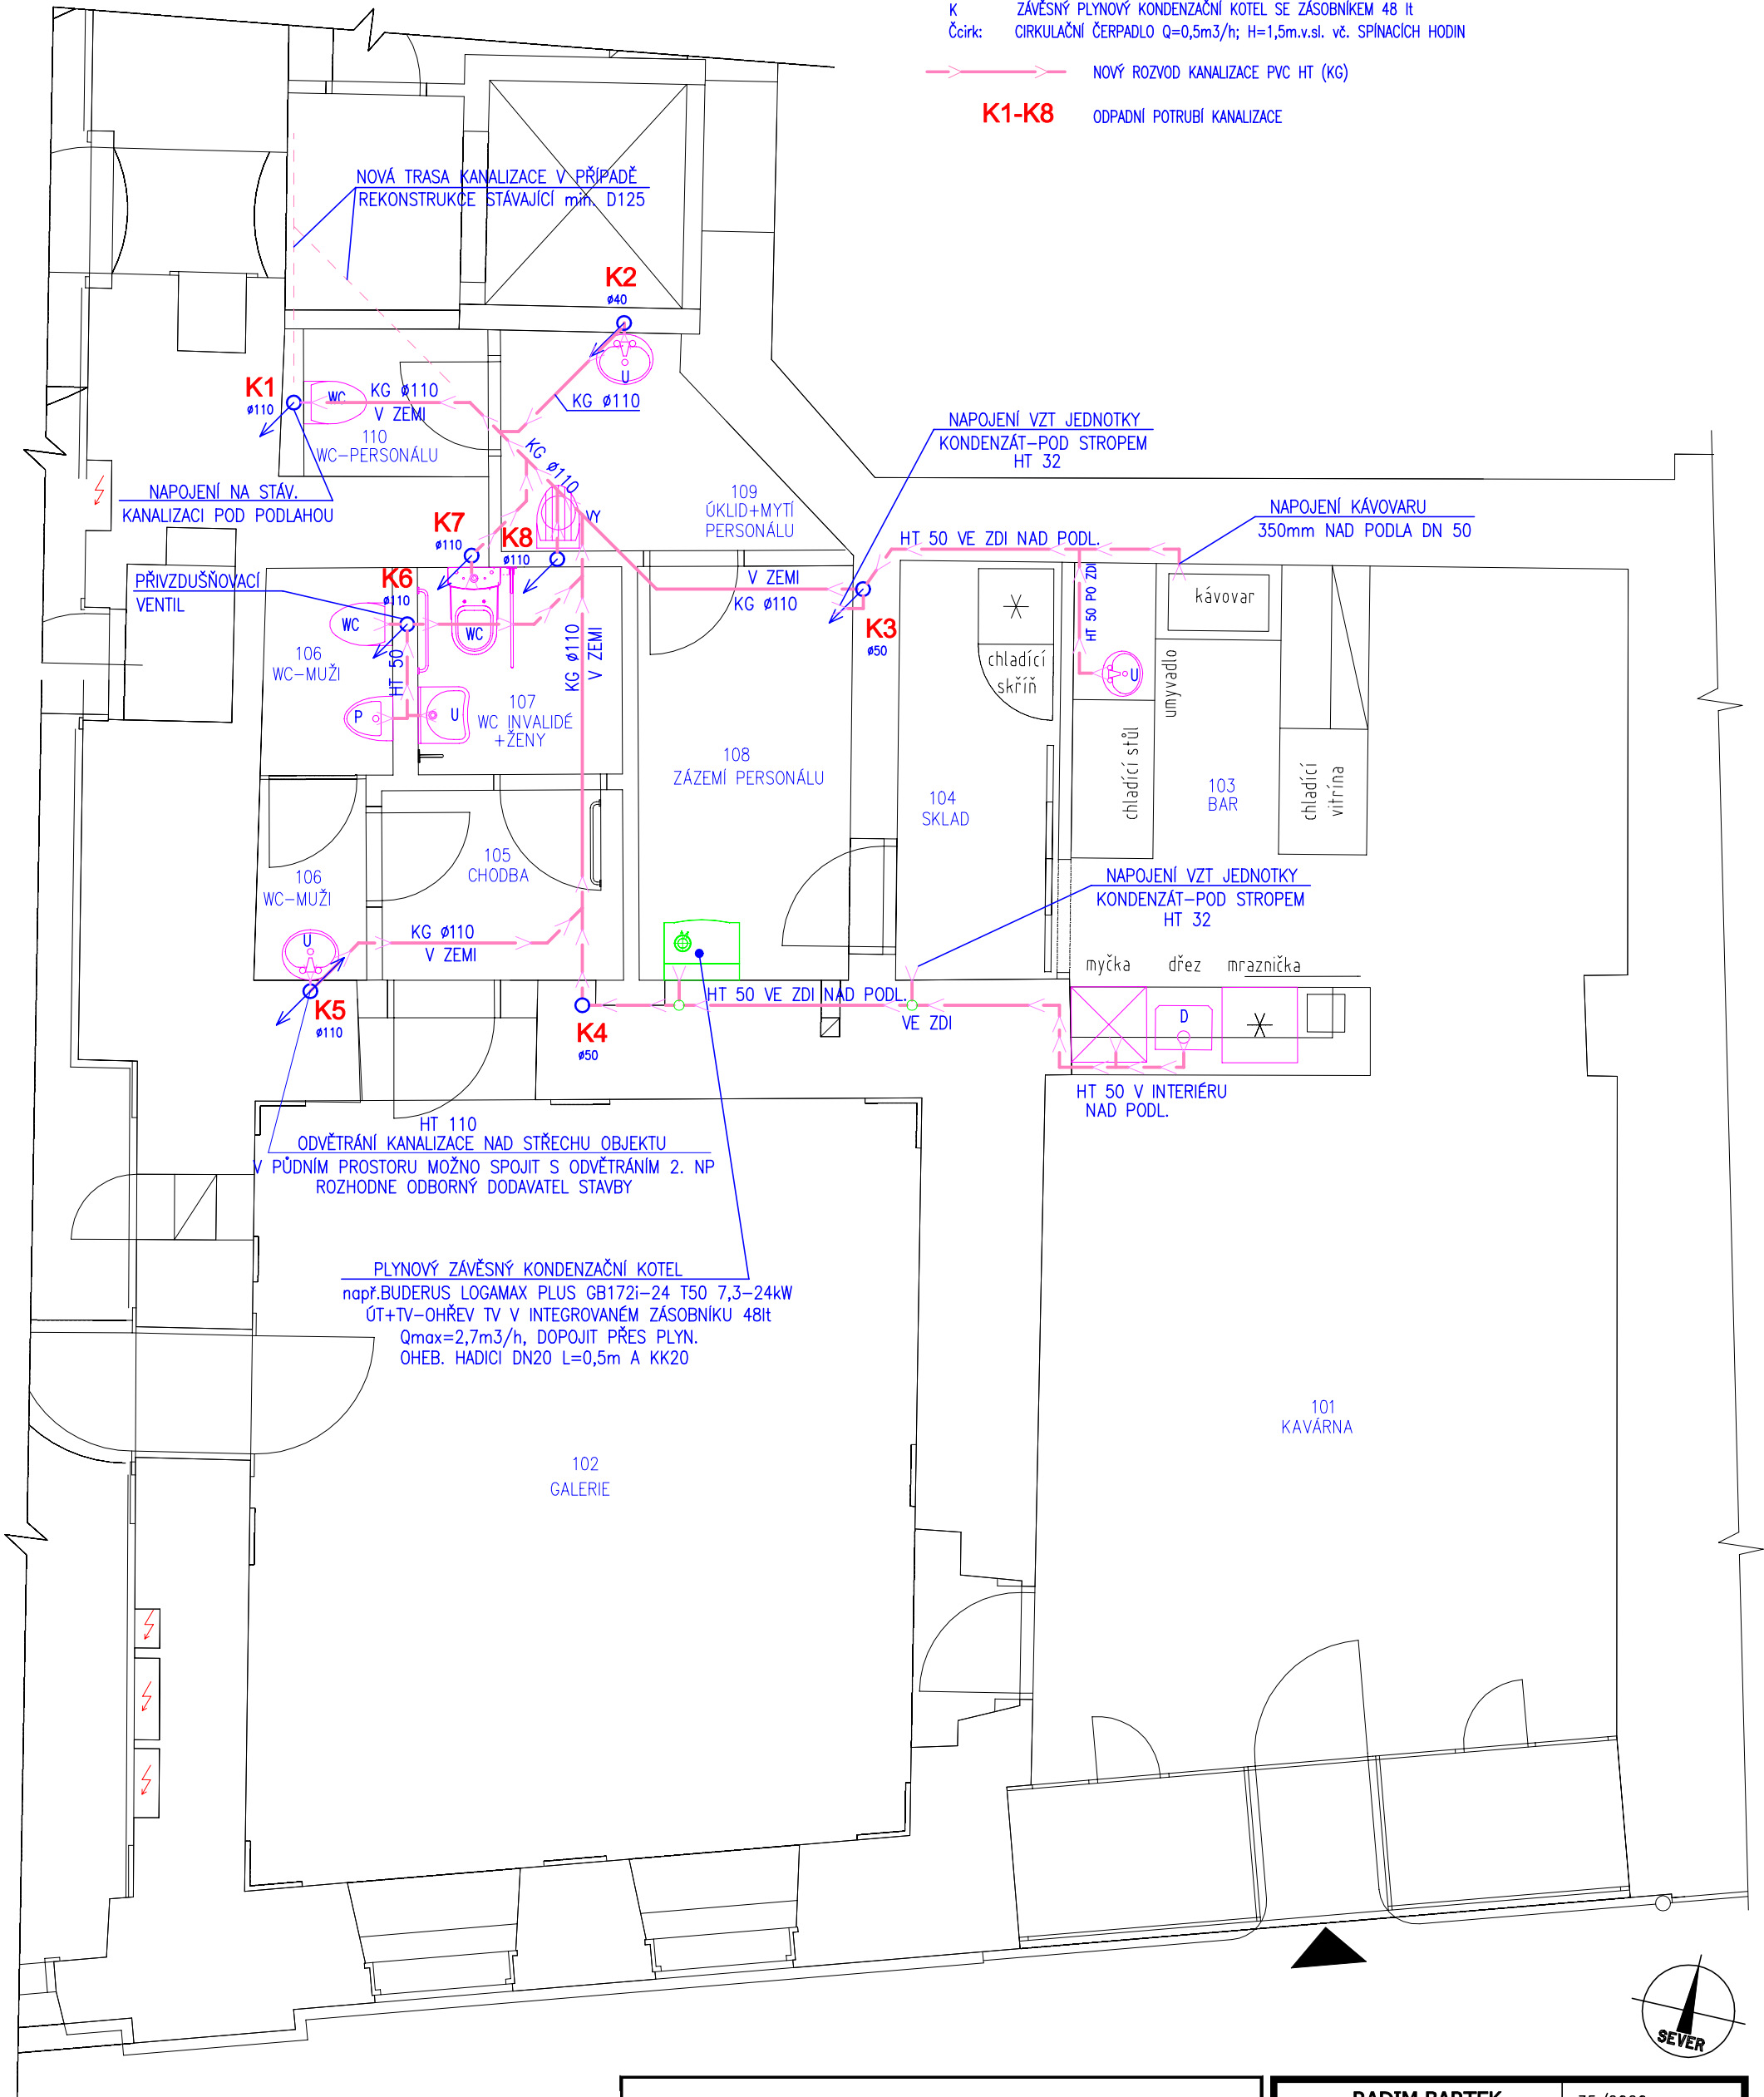

KAVÁRNA S GALERIÍ, nám. ČSA 21/22, 793 95 MĚSTO ALBRECHTICE INVESTOR: MĚSTO ALBRECHTICE, nám.ČSA 27/10 793 95 MĚSTO ALBRECHTICE			RADIM BARTEK Jerlochovice 160 742 45 Fulnek Tel./fax.: 604 652 254 email: r.bartek@email.cz		35/2020 PROSINEC 2020 DSP měřítko 1:50 ozn.výkr. D.1.4.1 - B2
KONTROLOVAL ING.G.AKRITIDIS		PROJEKTANT R.BARTEK <i>barbek</i>	PARÉ ČÍSLO	D.1.4 TECHNIKA PROSTŘEDÍ STAVEB D.1.4.1 ZDRAVOTECHNIKA PŮDORYS 1.NP - KANALIZACE	