




PŮDORYS:

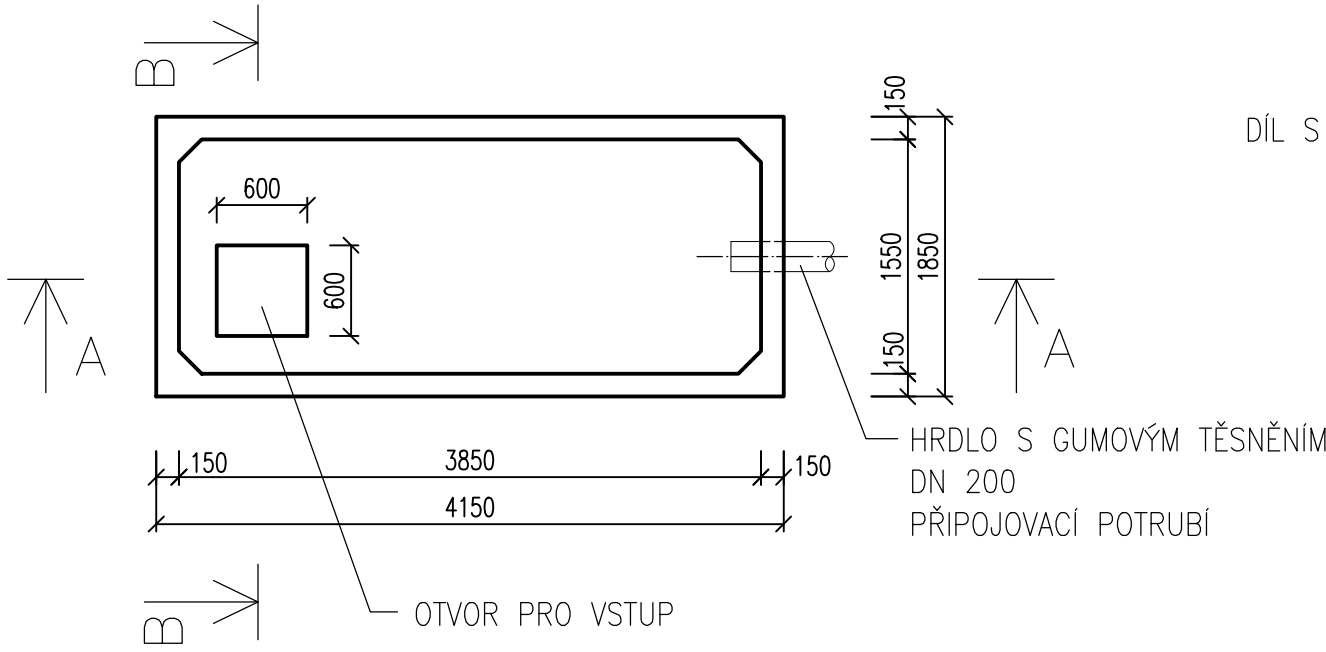

ŘEZ A-A

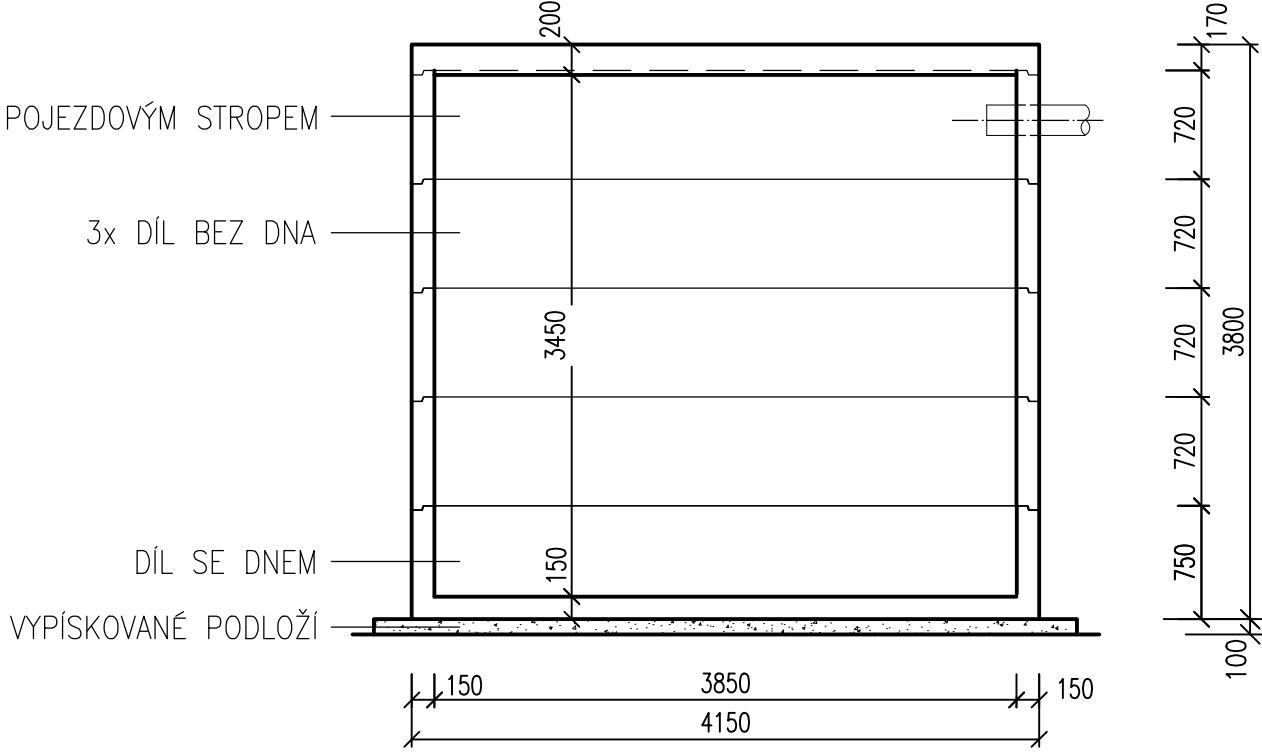

ŘEZ B-B

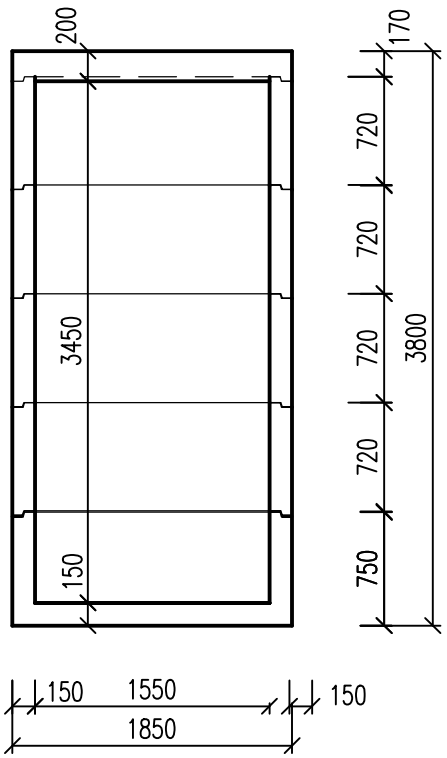

Objem nádrže V185D = 20,6 m³; váha dílu se dnem = 5,5t; váha dílu bez dna = 3,3t; váha stropu = 4,0t

Nádrže je dimenzována pro přejezd vozidly do 40t s použitím zesíleného stropu

Nádrž bude uložena do výkopu s upraveným dnem srovnaným do roviny vrstvou písku tl. cca 100 mm.

KRESLIL: ING. VÍT MICHEL	VYPRACOVAL: ING. VÍT MICHEL	PROJEKTANT: ING. VÍT MICHEL	MJO-STAV stavby s.r.o. Československá 2227/7 Ostrava Moravská Ostrava IČ: 27833551 Tel.: 597578660	
KRAJ: MORAVSKOSLEZSKÝ			KÚ Hynčice u Krnova (650382) par.č.303	
STAVEBNÍK: Město Město Albrechtice, nám.ČSA 27/10, 793 95 Město Albrechtice			FORMÁT	2xA4
SPOLKOVÉ ZÁZEMÍ na HŘÍŠTI – HYNČICE			DATUM	listopad 2020
			ČÍSLO KOPIE	
			ÚČEL	
KANALIZACE SPLAŠKOVÁ BEZODTOKOVÁ JÍMKA V185D			MĚŘÍTKO: M 1:50	ČÍSLO VÝKRESU: D.1.1-3.07