



2NP

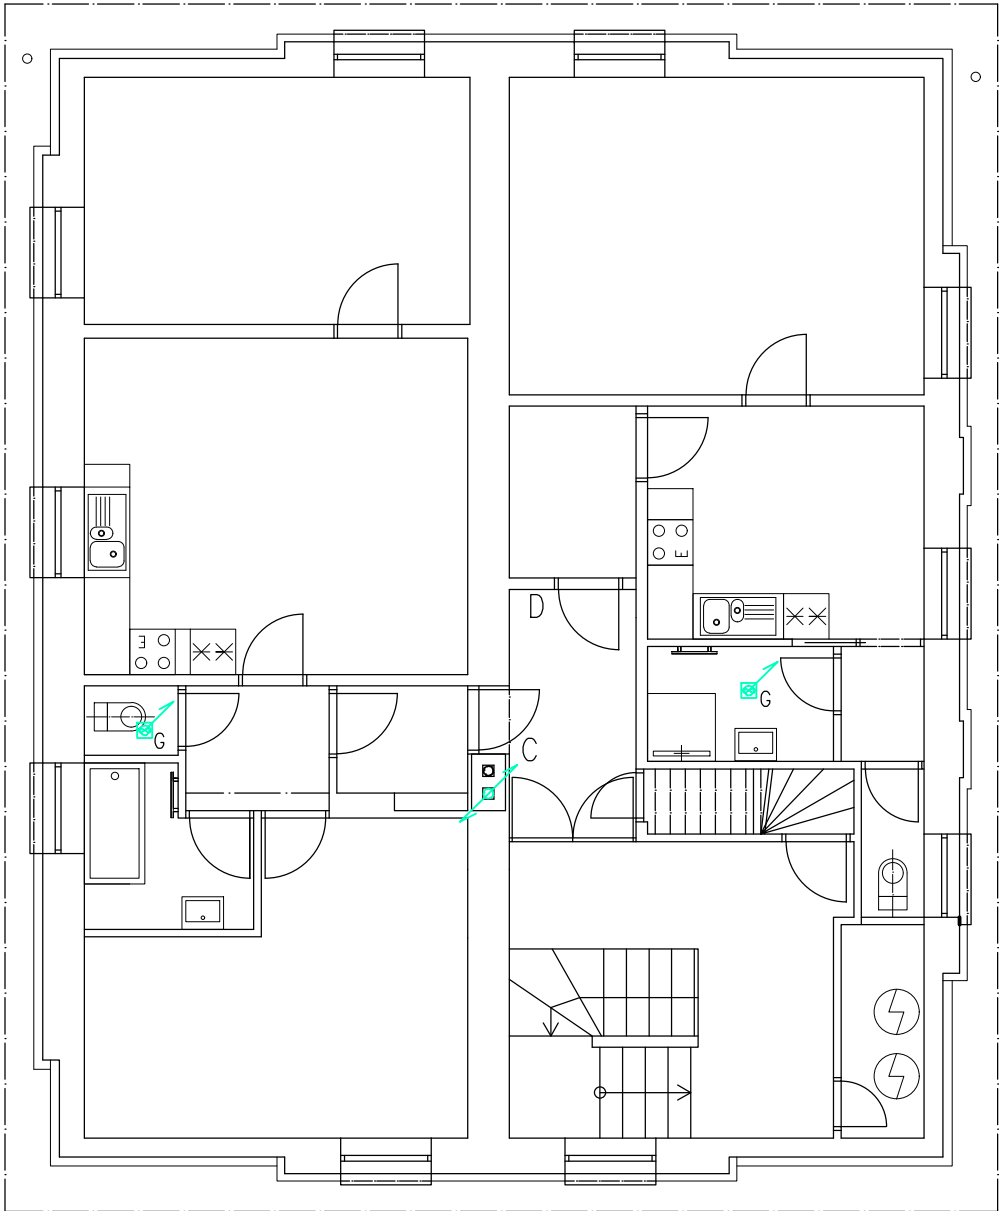

1NP

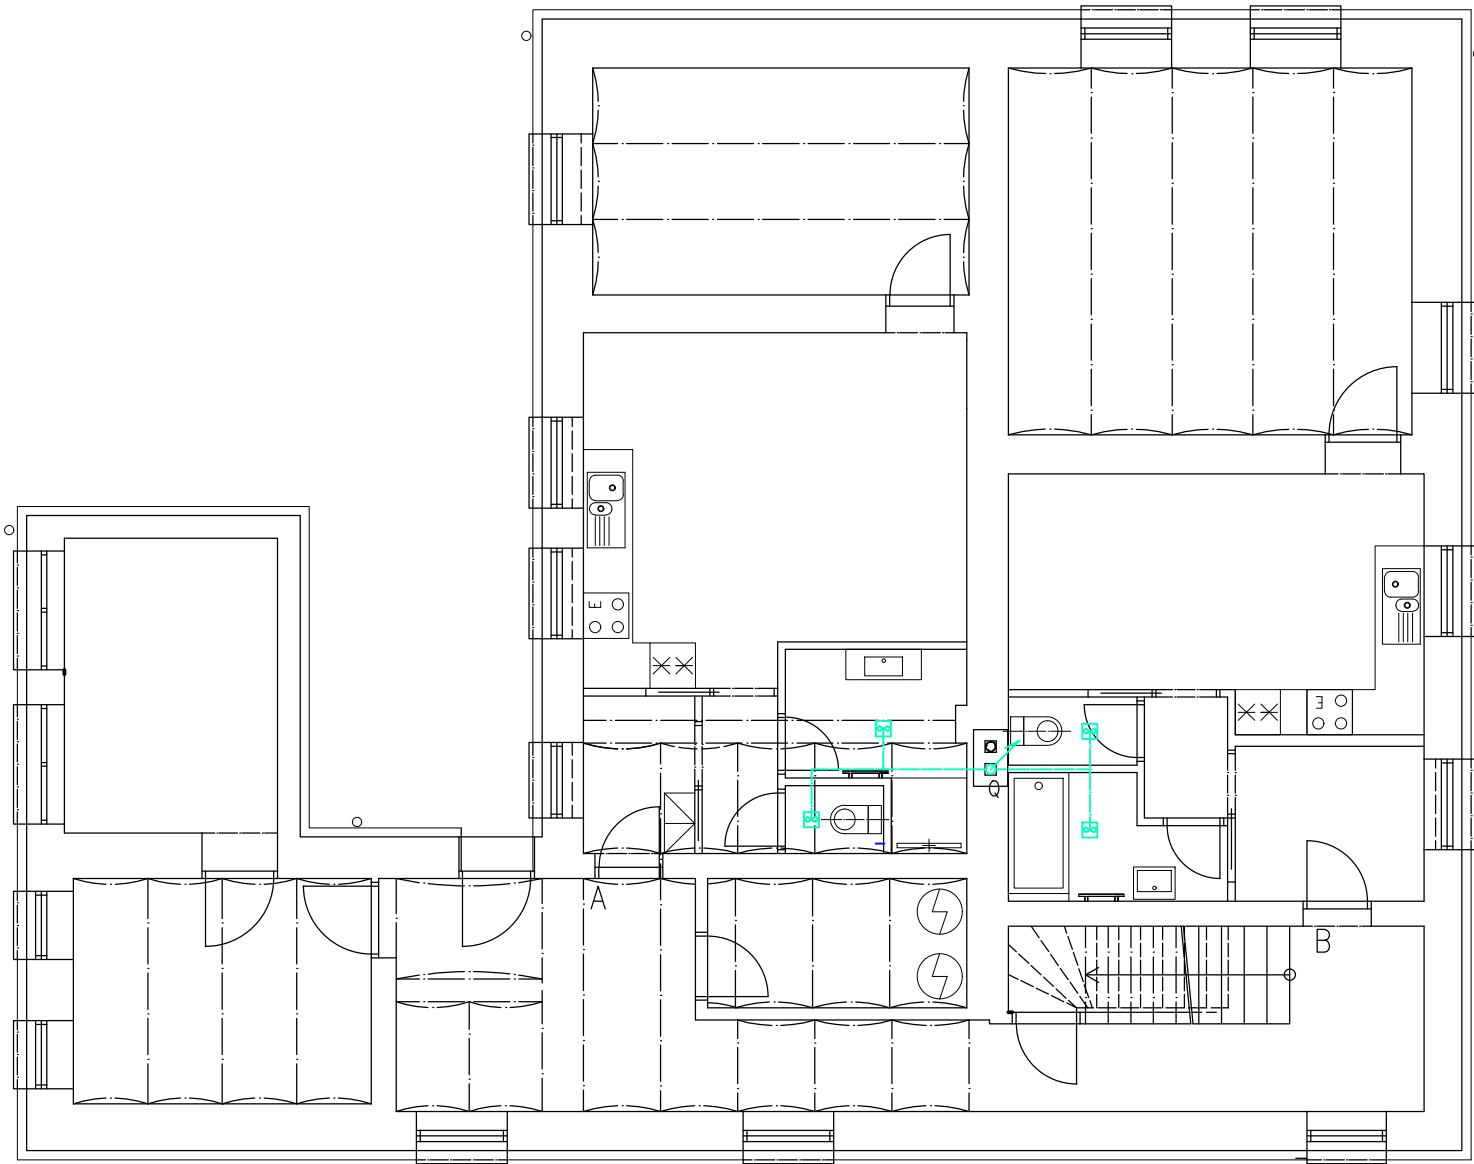

LEGENDA MATERIÁLŮ

- Rozvody potrubí VZT
- Ventilátor pro nucené větrání
- Q

Odvod nuceného větrání do komínového tělesa pro nucené větrání
- G

Odvod nuceného větrání nad střešní krytinu do nadstřešních komínků

KRESLIL: Ing. VÍT MICHEL	VYPRACOVAL: Ing. VÍT MICHEL	PROJEKTANT: Ing. VÍT MICHEL	MIJO-STAV stavby s.r.o. Českosobotská 2227/7 Ostrava Moravská Ostrava IČ: 27833551 Tel.: 597578660	
KRAJ: MORAVSKOSLEZSKÝ		KÚ Město Albrechtice (693391) par.č.309		
STAVEBNÍK: Město Město Albrechtice, nám.ČSA 27/10, 793 95 Město Albrechtice			FORMÁT	A4
REKONSTRUKCE BUDOVY CELNÍ 20			DATUM	září 2020
			ČÍSLO KOPIE	
			ÚČEL	
NUCENÉ VĚTRÁNÍ VZT – PŮDORYS 1NP a 2NP			MĚŘÍTKO: 1:100	ČÍSLO VÝKRESU: D.1.4–V.2.01