


.ČEZ Distribuce, a.s.
Souhlasíme s uvedenou stavbou
dle podmínek stanoviska 1136796067

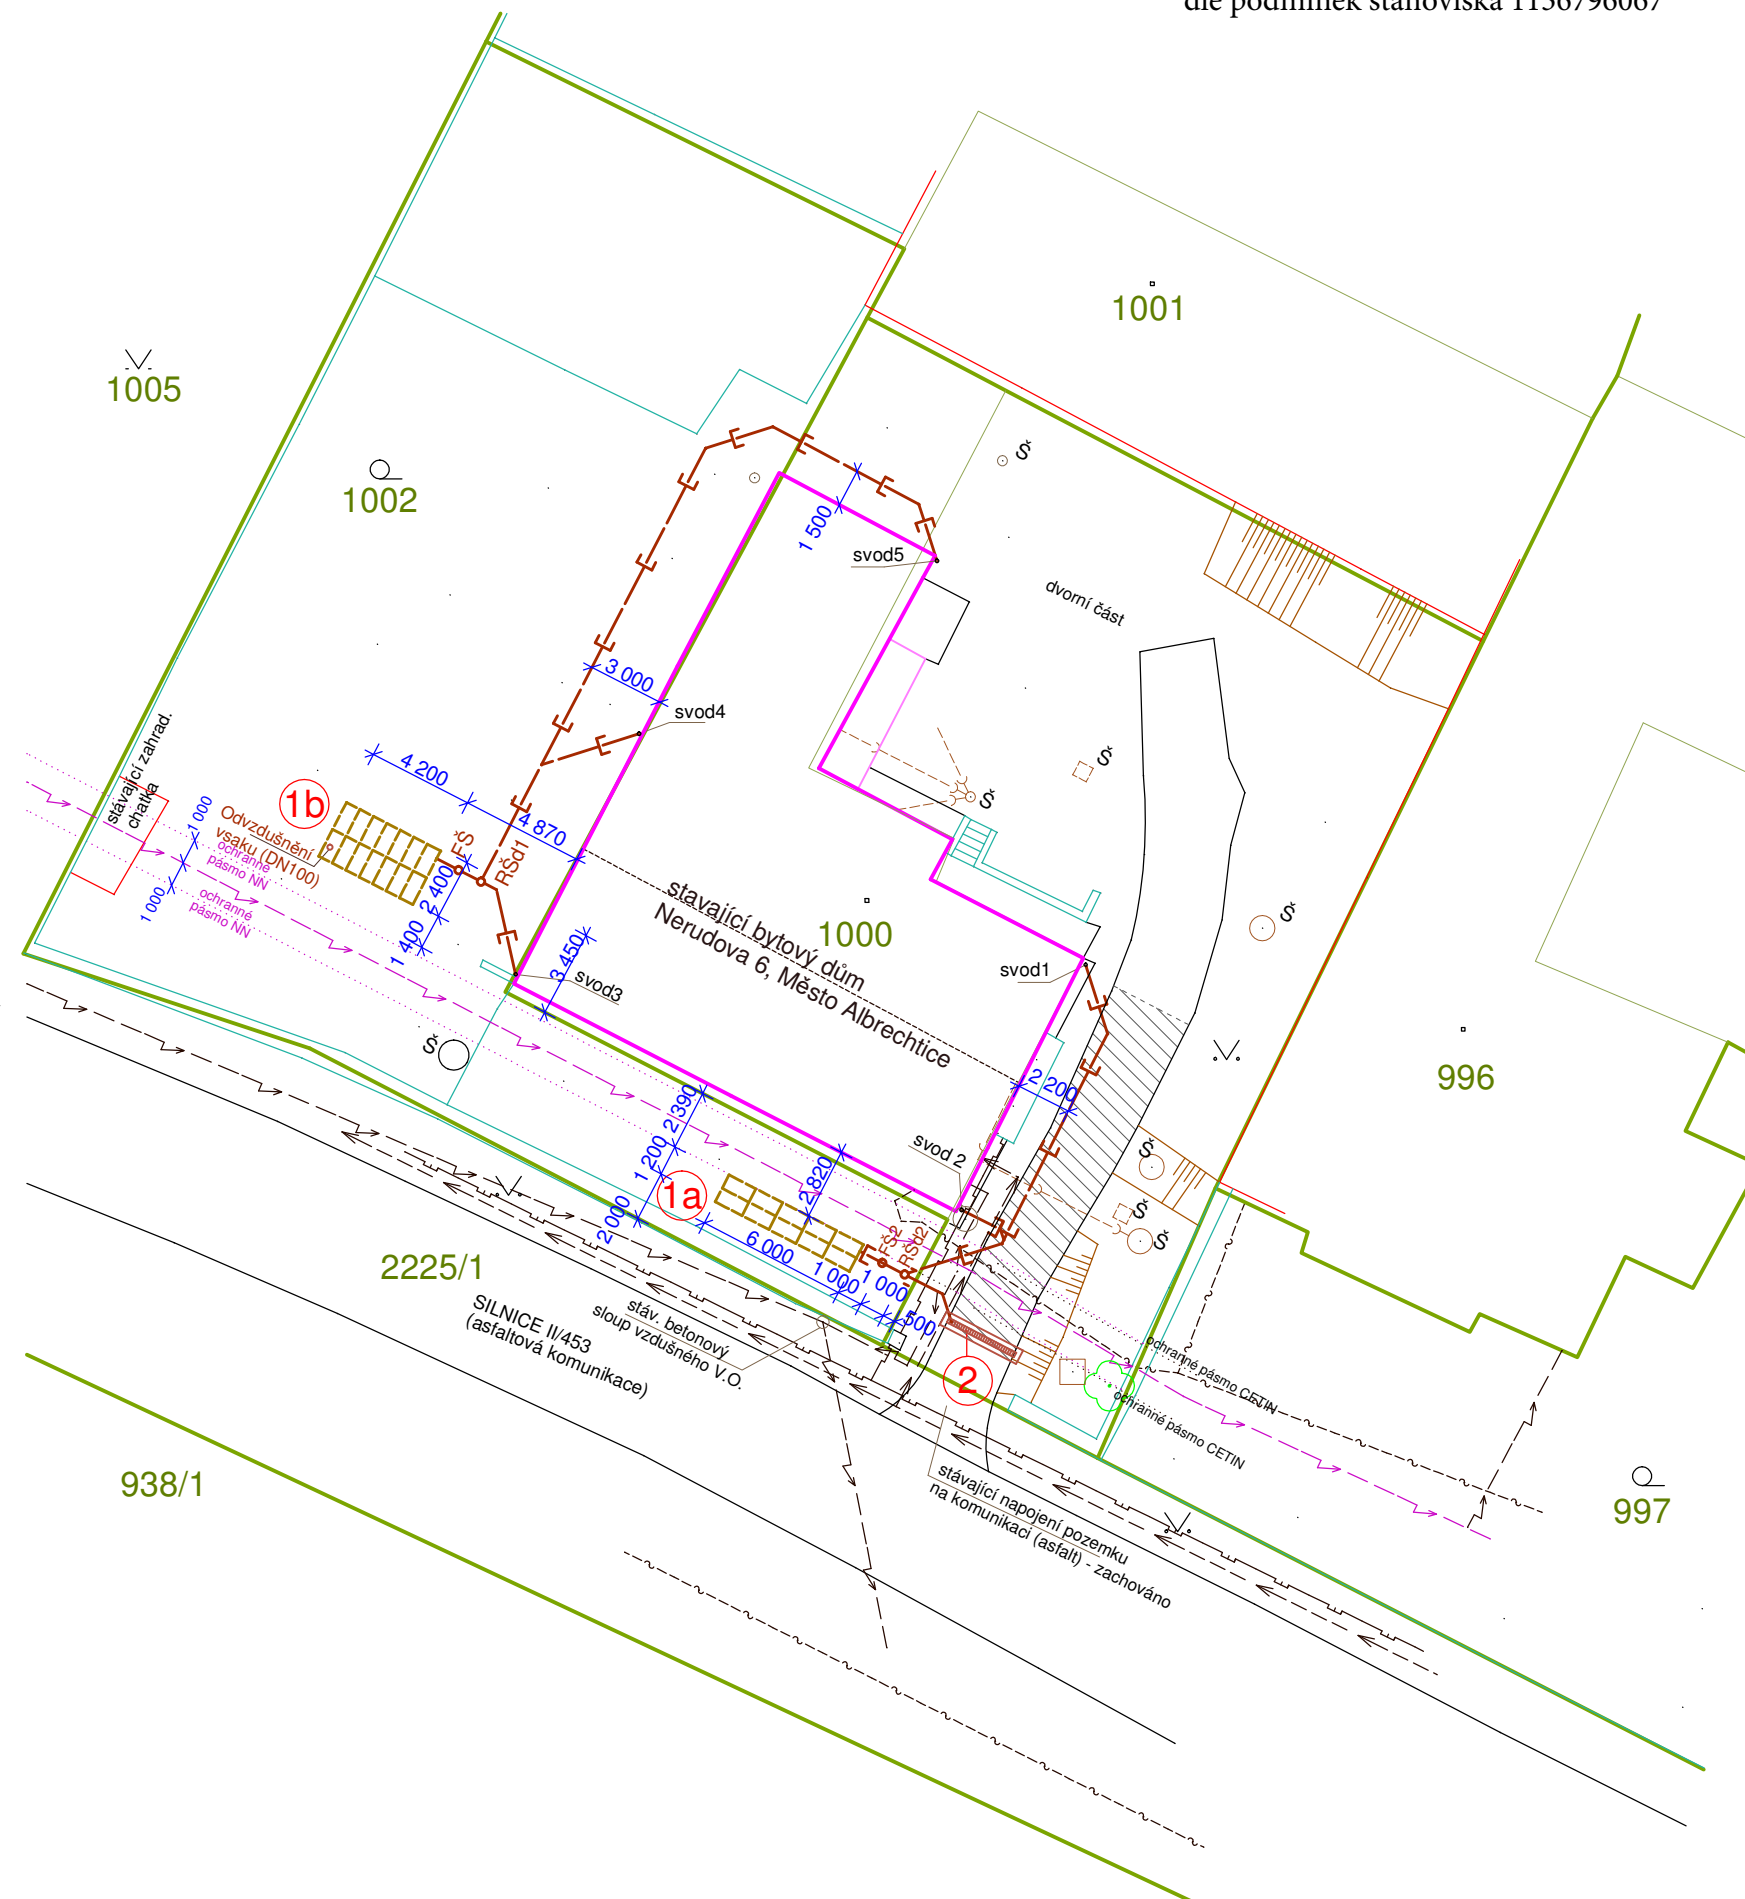

LEGENDA

hranice pozemků dle KN k.ú. Město Albrechtice

legenda vedení IS - viz výkres US-03

stavající bytový dům Nerudova 6, Město Albrechtice
-skutečný obrys dle geodetického zaměření v terénu

nová dešťová kanalizace KG 125, popř. 110, 160 zaústěna do vsaku
- větev "A" cca dl. 23,3 m
- větev "B" cca dl. 41,4 m

revizní šachta kanalizace - PP d425 (viz tech popis, schéma US-07)

filtrační šachta kanalizace se sedimentačním prostorem pro zachycení pevných balastních složek (viz tech popis, schéma US-08)

• systém. odvodňovací žlab š.150mm, dl. 3,0m pro zátěžovou tř. D400 (viz tech. popis)


VSAKOVACÍ OBJEKT - modulový vsakovací systém z prefabrikovaných PP bloků
ve dvou vrstvách ve vertikálním směru vč. odvětrání (viz tech. popis)

a) - pro kanalizaci větve "A"- půdorysné velikosti 6,0 x 1,2m, v ploše 7,2 m² (2*10 bloků)

b) - pro kanalizaci větve "B"- půdorysné velikosti 4,2 x 2,4m, v ploše 10,08 m² (2*14 bloků)

- Pro odstupy navrženého vedení v souběhu a v křížení nutno dodržet ČSN736005
- Před zahájením zemních prací nutno vytyčit IS

TRASY SÍTÍ TECHNICKÉHO VYBAVENÍ JSOU PŘEVZATY Z DOSTUPNÝCH PODKLADŮ
JEDNOTLIVÝCH SPRÁVCŮ A VLASTNÍKŮ A JSOU ZAKRESLENY POUZE ORIENTAČNĚ
PŘED ZAČÁTKEM STAVEBNÍCH PRACÍ NUTNO POŽÁDAT SPRÁVCE O JEJICH VYTÝČENÍ
ABY NEDOŠLO K JEJICH POŠKOZENÍ V PRŮBĚHU PROVÁDĚNÍ PRACÍ A DODRŽET
STANOVENÉ PODMÍNKY PRO PRÁCE V OCHRANNÉM PÁSMU IS

VYPRACOVAL:	Ing. Čevela Petr	 JP-ProDoStav s.r.o. Albrechtická 1796/194 794 01 Krnov IČ: 10836438 DIČ: CZ10836438
INVESTOR:	Město Město Albrechtice , IČ: 00296228 nám. ČSA 27/10, 79395 Město Albrechtice	
NÁZEV:	BD Nerudova 6, Město Albrechtice - likvidace srážkových vod z objektu	
OBSAH:	KM s vyznačením stavby	DATUM: 07/2023 STUPEŇ PD: DUR - ÚS MĚŘÍTKO: 1 : 300 ČÍSLO VÝKRESU: ÚS- 02