


LEGENDA

- PŘÍVOD ÚT  
— ZPÁTEČKA ÚT
- 108— ČÍSLO MÍSTNOSTI  
20°C VÝPOČTOVÁ TEPLOTA  
KUCHYŇ ŮČEL MÍSTNOSTI
- TEPLOTNÍ SPÁD TOPNÉ VODY  
OTOPNÁ DESKOVÁ TĚLESA: 65/50°C  
CELKOVÁ TEPELNÁ ZTRÁTA: 7,9 kW
- K1 PLYNOVÝ KONDENZAČNÍ ZÁVĚSNÝ KOTEL  
např. BUDERUS GB172i-24T50 0 VÝKONU 7,3-24kW, vč. regulace  
RUČNÍ HLAVICE
- Ⓡ TERMOSTATICKÁ HLAVICE  
RV15 ROHOVÝ DVOUREGULAČNÍ TERMOSTATICKÝ VENTIL DN15  
RRŠ15 ROHOVÉ REGULOVATELNÉ RADIÁTOROVÉ ŠROUBENÍ DN15
- OCELOVÉ DESKOVÉ TĚLESO SE SPODNÍM PŘIPOJENÍM  
• ČLÁNKOVÉ LITINOVÉ TĚLESO S NOHOU  
• PODLAHOVÝ KONVEKTOR S VENTILÁTOREM

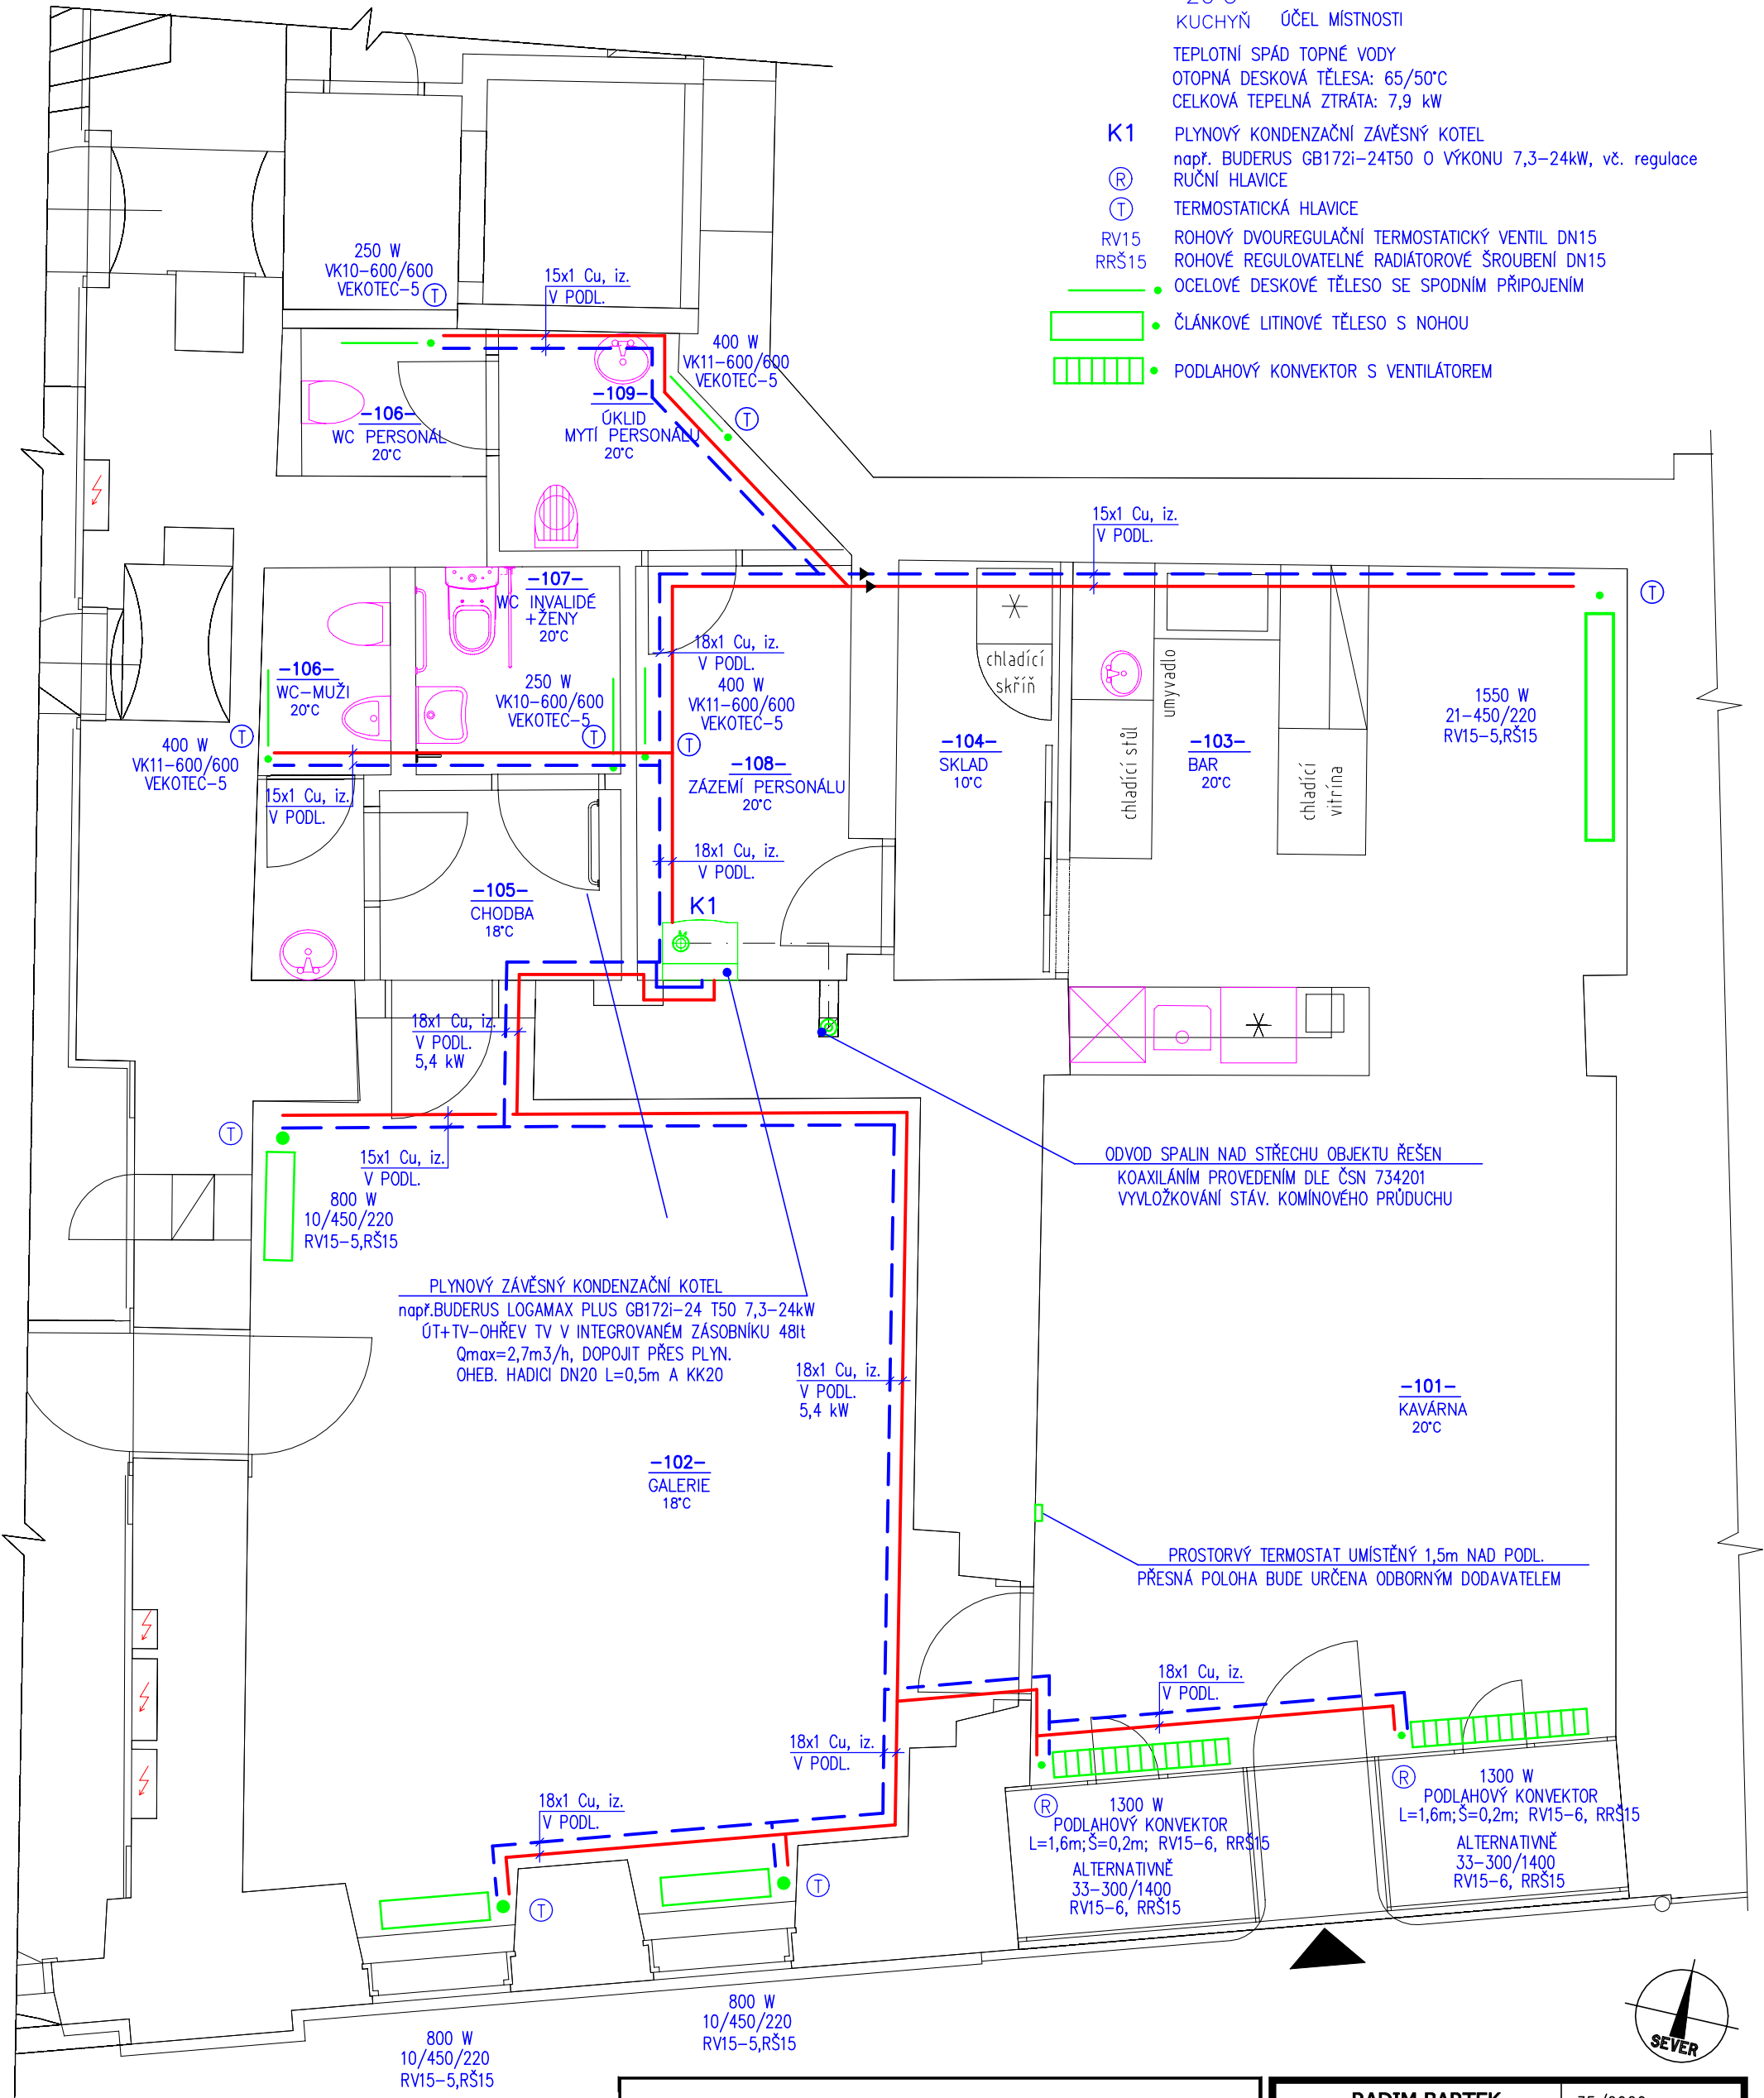

KAVÁRNA S GALERIÍ, nám. ČSA 21/22, 793 95 MĚSTO ALBRECHTICE INVESTOR: MĚSTO ALBRECHTICE, nám.ČSA 27/10 793 95 MĚSTO ALBRECHTICE		RADIM BARTEK Jerlochovice 160 742 45 Fulnek Tel./fax.: 604 652 254 email: r.bartek@email.cz		35/2020 PROSINEC 2020 DSP měřítko 1:50 ozn.výkr. D.1.4.2 - B1
KONTROLOVAL ING.G.AKRITIDIS		PROJEKTANT R.BARTEK <i>bartek</i>	PARÉ ČÍSLO	D.1.4 TECHNIKA PROSTŘEDÍ STAVEB D.1.4.2 VYTÁPĚNÍ PŮDORYS